




### MAPA DO CELÓW PROJEKTOWYCH

Skala 1:500

Identyfikator zgłoszenia prac geodezyjnych	GKNIV.6642.1.7046.2024
Nr roboty wykonawcy	90/2024
Nazwa gminy	Supraśl
Obręb ewidencyjny	200209_5.0012
Identyfikator nazwa	Sonlany
Określenie obszaru, który przedmiotem aktualizacji	był
Układ współrzędnych płaskich	PL-2000 (8)
Układ wysokości	PL-EVRF2007-NH
Arkusz mapy zasadniczej	8.194.14.14.3.2; 3.4; 4.1; 4.3
Nazwa wykonawcy prac geodezyjnych	<b>GEOFACTORY</b> Piotr Trofimow ul. Towarowa 2827, 15-007 Białystok tel. 600 362 968, email: geo-factory@gwp.pl
Kierownik prac geodezyjnych, osoba która opracowała mapę	<b>Piotr Trofimow</b> uprawnienia zawodowe nr 19016
Data opracowania mapy	18 września 2024 r.

Potwierdzam, że niniejszy dokument został opracowany w wyniku prac geodezyjnych i kartograficznych, których rezultaty zawiera operat techniczny pozytywnie zweryfikowany. Jednocześnie informuję, że jestem świadomy odpowiedzialności karnej za złożenie fałszywego oświadczenia.	
Identyfikator zgłoszenia prac geodezyjnych	GKNIV.6642.1.7046.2024
Organ służby geodezyjnej, który otrzymał zgłoszenie	Starosta Powiatu Białostockiego
Wykonawca prac geodezyjnych	<b>GEOFACTORY</b> Piotr Trofimow
Nr oraz data sporządzenia dokumentu zawierającego wynik pozytywnej weryfikacji	Protokół weryfikacji nr GKNIV.6642.1.7046.2024_1 z dnia 19.09.2024
Inne i nazwisko oraz nr uprawnień zawodowych kierownika prac	Piotr Trofimow Nr uprawnień 19016

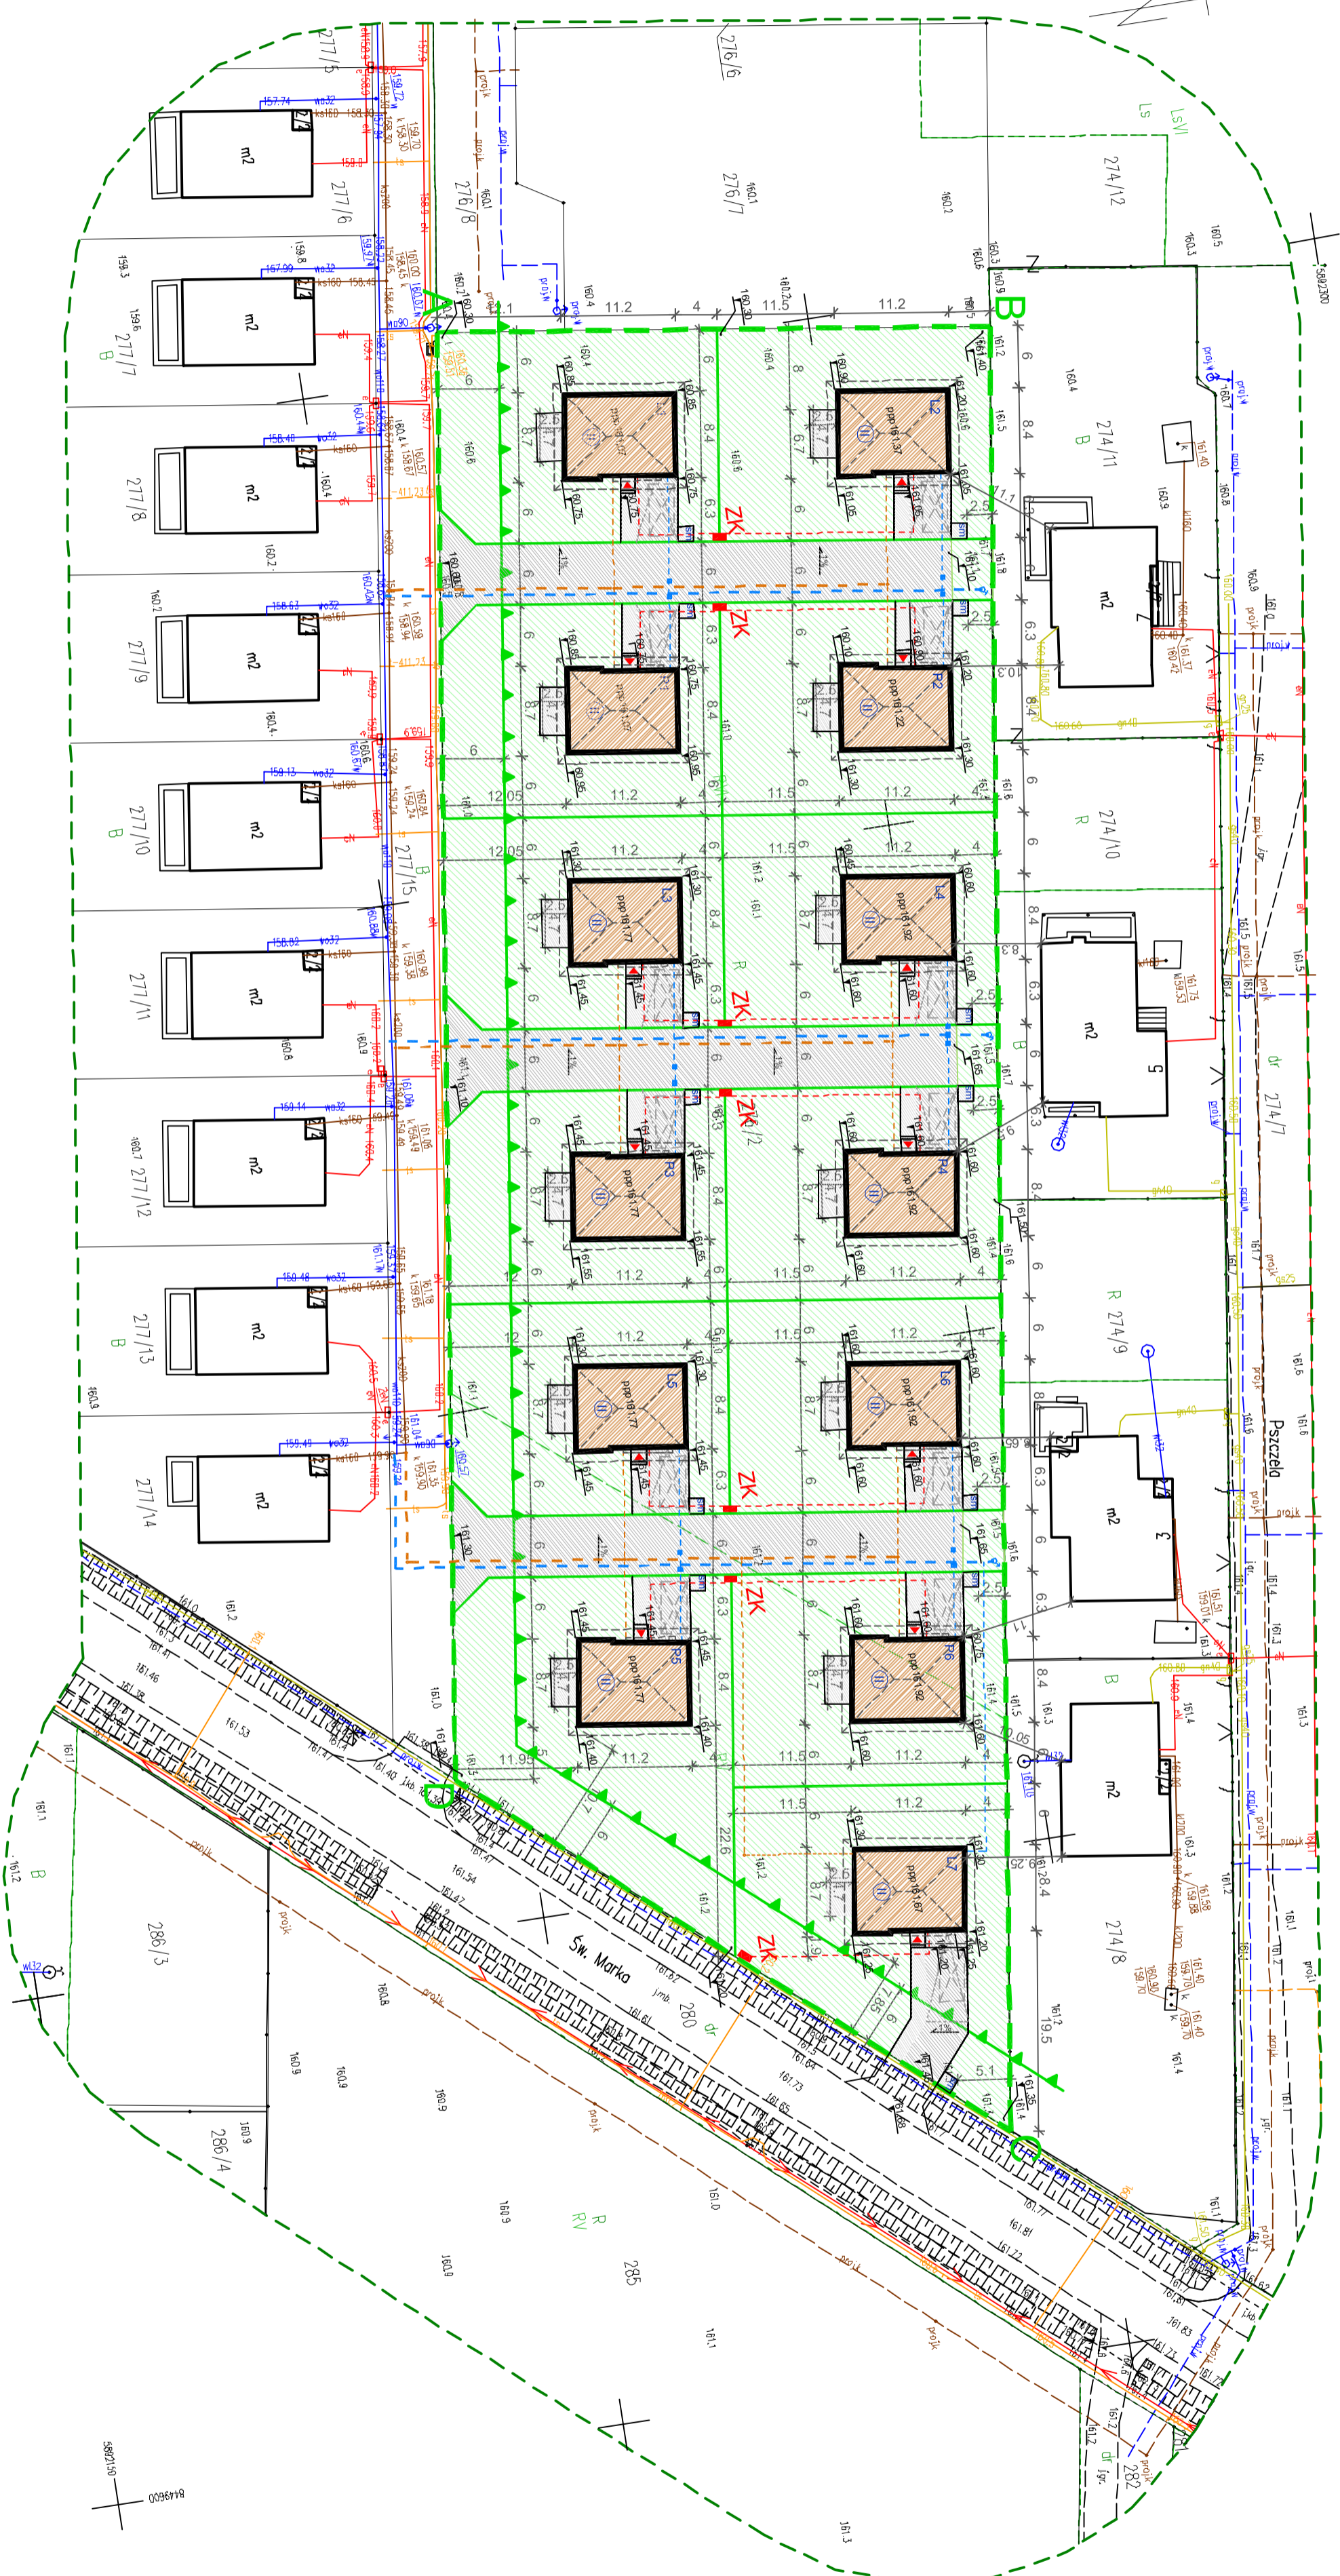

#### ZAKRES OPACOWANIA

- ABCD - ZAKRES OPACOWANIA
- POSTULOWANE GRANICE
- NOWOWYDZIAŁANYCH DZIAŁEK
- 1-17 P1-P6
- PROJEKTOWANE BUDYNKI
- MIESZKALNE JEDNORODZINNE
- WEJŚCIE DO BUDYNKU
- PROJEKTOWANE NAWIERZCHNI
- CIĄG PIESZO-JEZDNY
- DOJŚCIA, TARAS
- POWIERZCHNIA
- BIOLOGICZNE CZYNNIA
- MIEJSCA GROMADZENIA
- ODPADÓW STAŁYCH
- MIEJSCA POSTOJOWE
- DLA UŻYTKOWNIKÓW
- PRZEBYWAJĄCYCH OKRESOWO
- LINIA ZABUDOWY
- ZGODNIE ZDECYZJĄ
- O WARTUNKACH ZABUDOWY
- NACHYLENI

- PROJ. NAWIERZCHNI UTWARZONYCH
- PROJEKTOWANE RZĘDNE TERENOWE
- PROJEKTOWANE SIECI, PRZYŁĄCZA, INSTALACJE
- SIEĆ WODOCIĄGOWA
- WIG ODREBNIEGO OPERACJOWNIA
- PRZYŁĄCZA WODOCIĄGOWE
- WIG ODREBNIEGO OPERACJOWNIA
- SIEĆ KANALIZACJI SANITARNEJ
- WIG ODREBNIEGO OPERACJOWNIA
- PRZYŁĄCZA KANALIZACJI SANITARNEJ
- WIG ODREBNIEGO OPERACJOWNIA
- DOZIEMIANA INSTALACJA KANALIZACJI SANITARNEJ
- ZŁĄCZE KABLOWE
- DOZIEMIANA INSTALACJA ELEKTRYCZNA

INWESTYTOR:	ARCH. MARGONIAKOWSKI ul. Gagarina 8c/4, 15-706 Białystok bulo tel:665 470 11, e-mail: arch.m@24.pl
INWESTYTOR:	IME I INŻYNIERSKO nr rej. zech. MARCONI MACKOWSKI nr rej. HENRYK STYPUKOWSKI nr rej. MAREK RADULSKI nr rej. ERWIN NIEWIAROWSKI
PROJEKTANT:	WOLCIECH GRZYBOWSKI
SKALA:	1:500
DATA:	08.07.2024/25.09.2024
NR RYS.:	STR

PROJEKT ZAGOSPODAROWANIA TERENU	1
SKALA:	1:500
DATA:	08.07.2024/25.09.2024
NR RYS.:	STR